

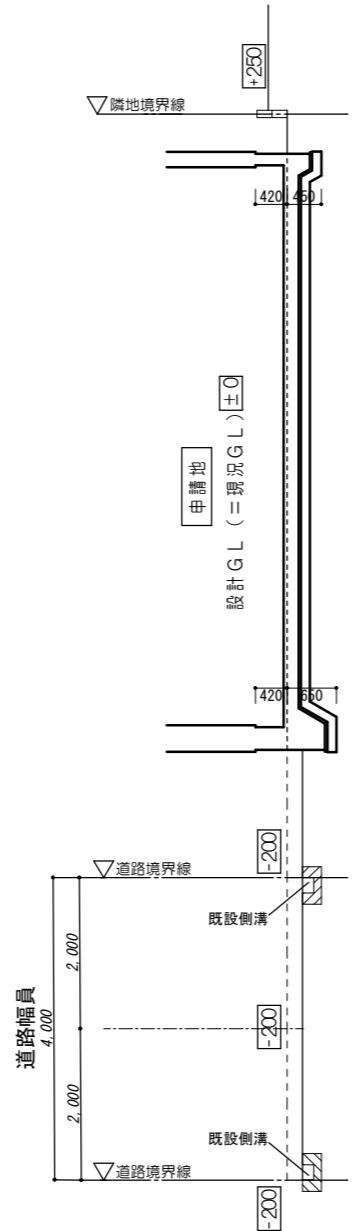



※CB塀は令62条の8の基準に適合した施工方法とすること

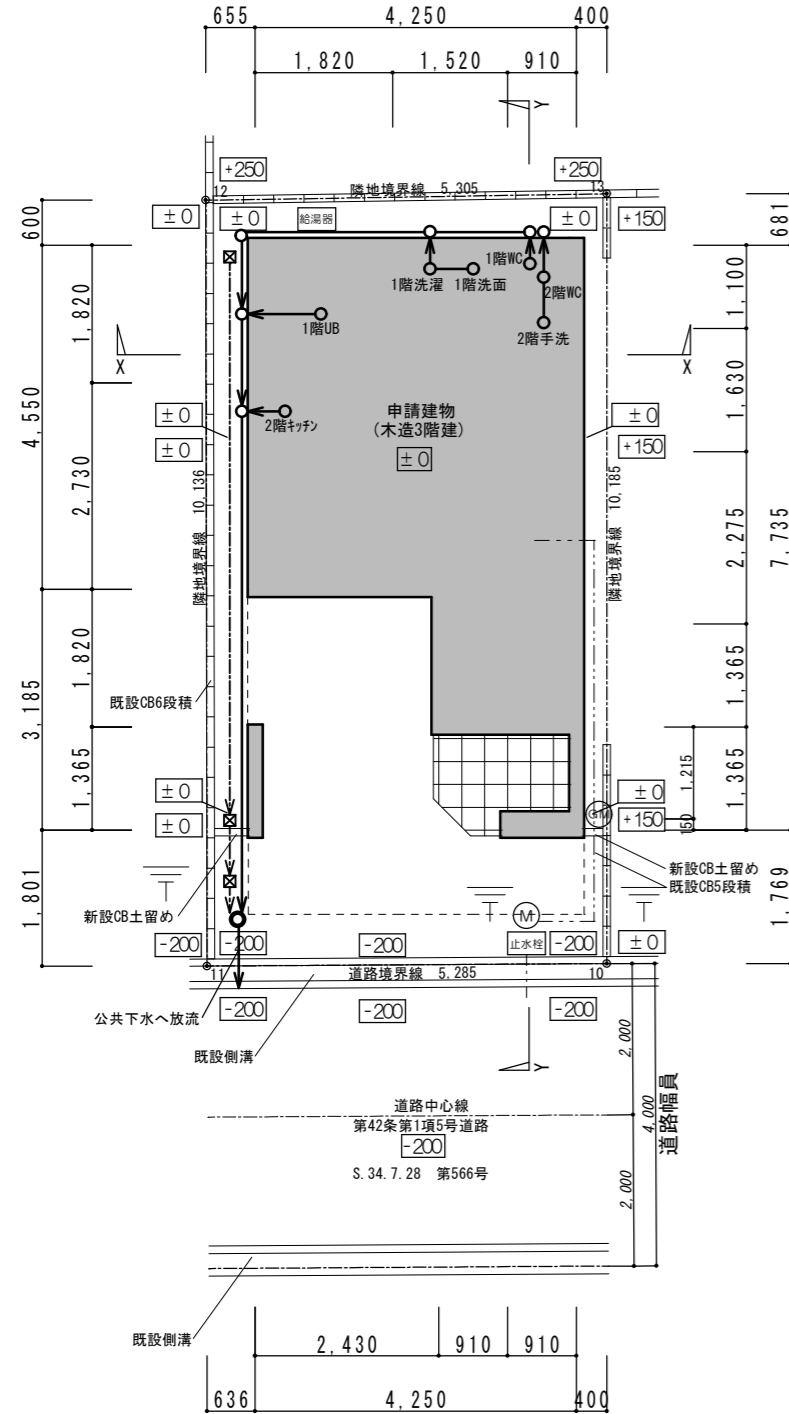


Y-Y断面図

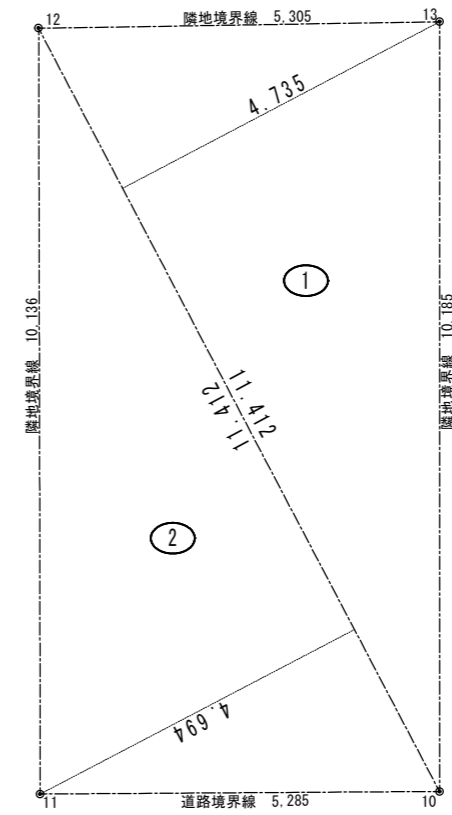

番号	底辺	高さ	倍面積	面積
1	11.412	4.735	54.035820	27.0179100
2	11.412	4.694	53.567928	26.7839640
合計				53.8018740
敷地面積				53.80 m ²

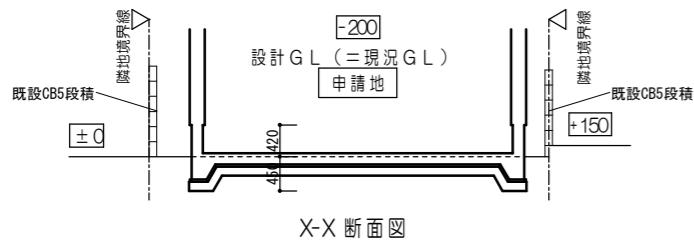

X-X断面図

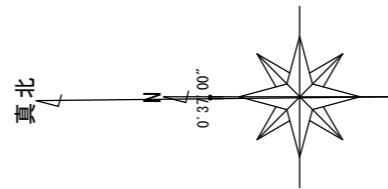

(M)	水道メーター
(GM)	ガスメーター
給湯器	ガス給湯器 (湯水時質量29kg)

配管設備	<ul style="list-style-type: none"> 給水管: H1VP Φ20 排水管: VP Φ150 雨水排水経路: 汚水排水経路:
給排水の配管設備の設置及び構造	令129条の2の4の規定による
給水装置の構造及び材料	水道法第16条、水道法施行令6条の規定による
排水設備の設置基準等	下水道法10条の規定による
排水設備の設置及び技術上の基準	下水道法施行令8条の規定による
法32条に規定する電気設備	電気事業法39条1項に定める 「電気設備に関する技術基準を定める省令」



シーアンドエー株式会社
〒542-0065
大阪府大阪市1-2-23 シアーガーデン205
Phone:06-6767-2750 Fax:06-6767-2751

二級建築士(大阪府知事)登録第39436号 原富 真也

CHECK	CHIEF	DRAW	DATE
			2021.09.02

アンビエンテ瓦宮1丁目 新築工事

TITLE	SCALE	DRAWING NO.	CODE NO.
配置図・敷地求積図	1/100	A	